
 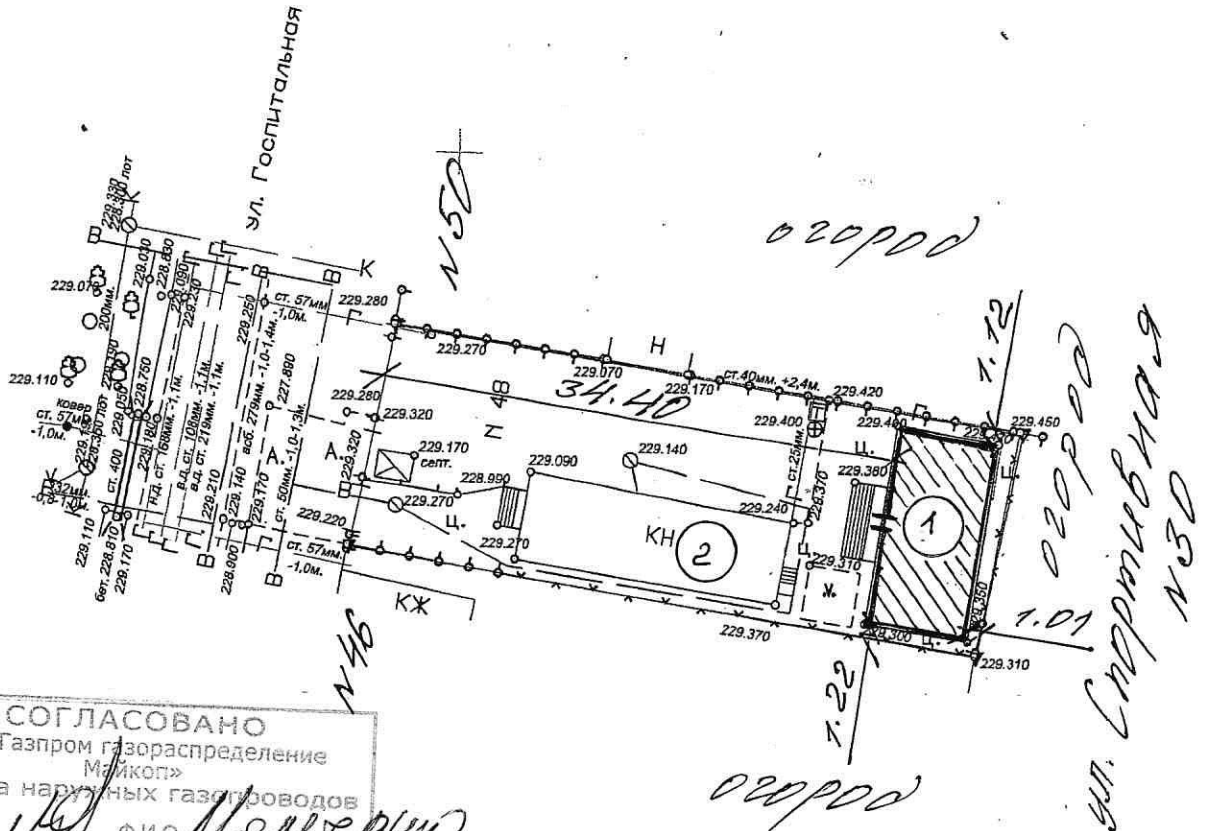


# СХЕМА ГЕНПЛАНА, М-1:500



СОГЛАСОВАНО  
АО «Газпром газораспределение  
Майкоп»  
Служба наружных газопроводов  
подпись *Мерверин* Ф.И.О.  
«23» 10 2024 г.

При условии строительства  
дома в соответствии с проектом  
и с соблюдением всех правил  
СП 62.13330.2011.

## Экспликация:

- 1 - нежилое здание, подлежащее переводу в жилой дом
- 2 - существующая хозяйственная постройка

						графический материал к техническому обоснованию				
						Заказчик: Кардашов Александр Николаевич				
изм.	кол.уч.	лист	Подок.	подпись	дата					
						гор. Майкоп, ул. Госпитальная, 48		стадия	лист	листов
Инженер	Калмыкова				2024			то	1	1
						схема генплана соответствия места для перевода нежилого здания в жилой дом техническому и градостроительному регламенту		ООО "АРХСТУДИО"		